



Инв. № подл.	Подп. и дата	Взам. инв. №	Согласовано	
3592-КМ				

Марка	Наименование	Кол-во	Примечания
ПЛ1-1	BG3-01UEF-###-CM-33-69-005	1	съёмная
ПЛ1-2	BG3-01UEF-###-CM-33-69-005	1	съёмная
ПЛ2-1	BG3-01UEF-###-CM-33-69-006	1	
ПЛ2-2	BG3-01UEF-###-CM-33-69-006	1	
ПЛ2-3	BG3-01UEF-###-CM-33-69-006	1	
ПЛ3-1	BG3-01UEF-###-CM-33-69-007	1	
ПЛ3-2	BG3-01UEF-###-CM-33-69-007	1	
ПЛ4	BG3-01UEF-###-CM-33-69-008	1	
ПЛ5	BG3-01UEF-###-CM-31-69-008	1	

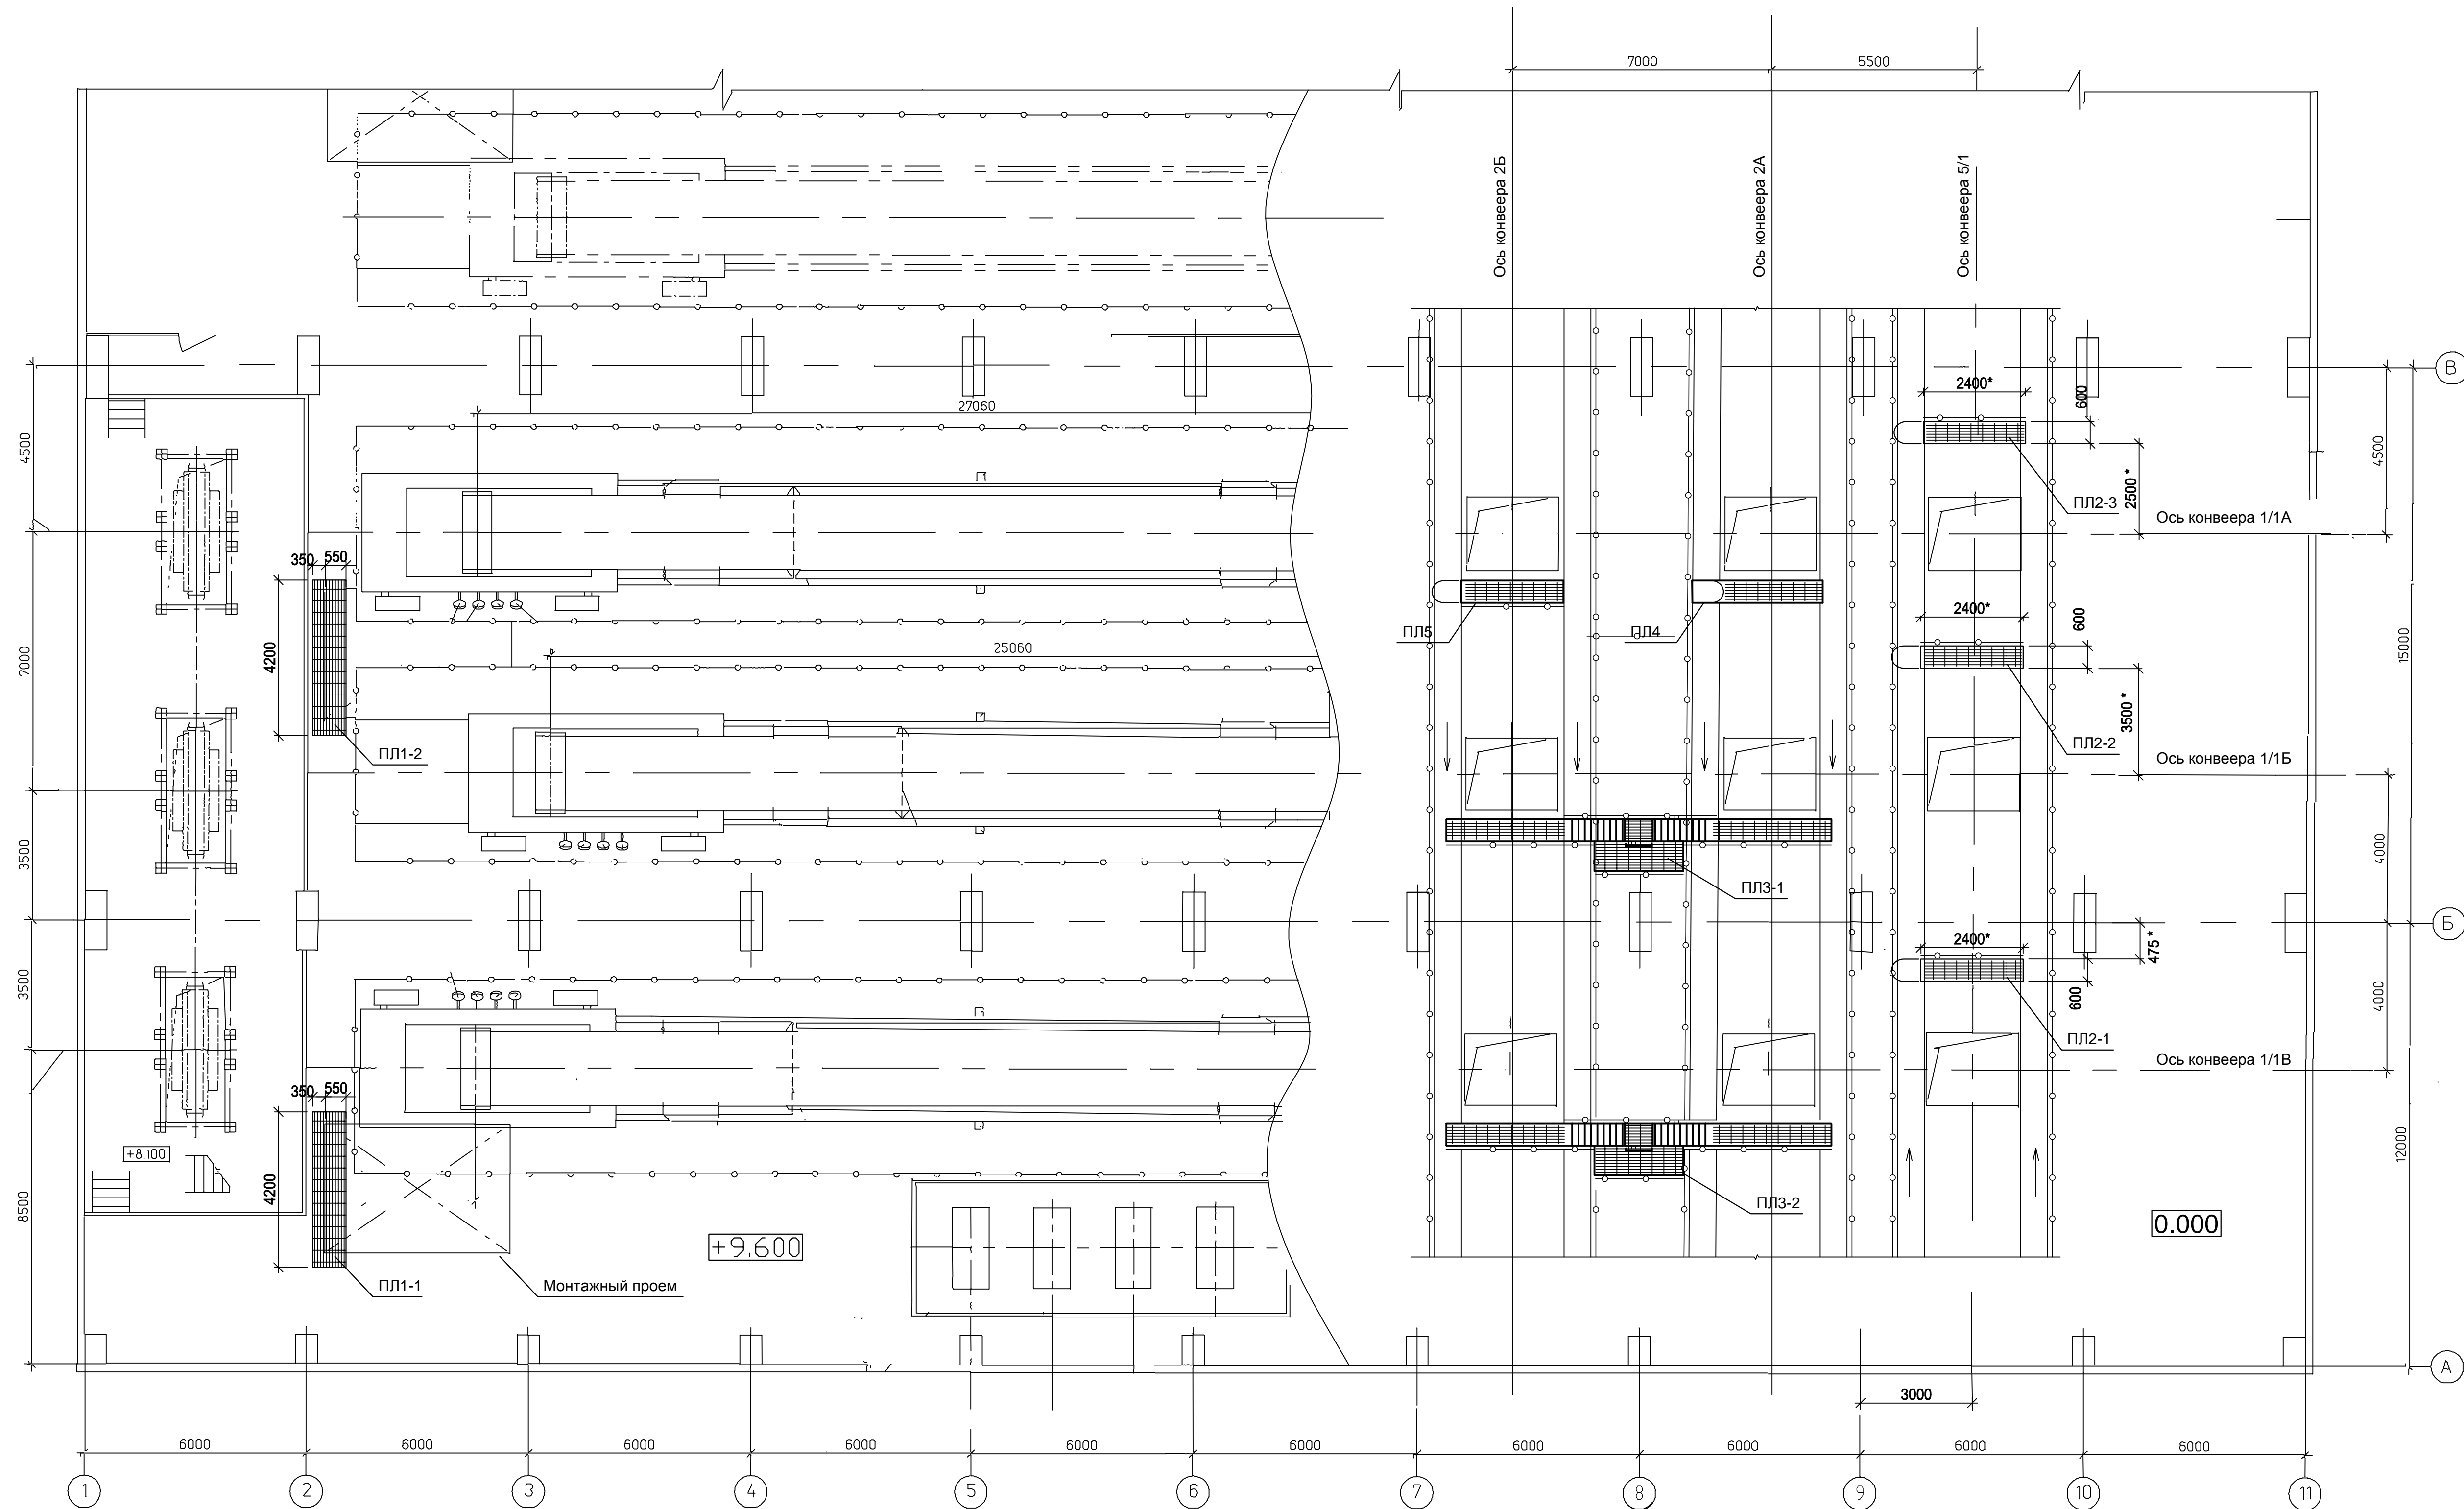

						BG-03-1UEF-###-CM-33-69-003			
						Строительство 3-го энергоблока на базе ПСУ-800 филиала «Березовская ГРЭС»ОАО «Э.ОН Россия»			
Изм.	Кол.уч.	Лист	№ док.	Подп.	Дата	Узел пересыпки №1. Площадки обслуживания оборудования Схема расположения элементов на отм. +9,600м и под отм. +9,600м	Стадия	Лист	Листов
Разработал	Туркова			<i>ТТ</i>	28.01.18		Р	3	
Проверил	Павлюкова			<i>ПП</i>	28.01.18				
Нач. сектора	Цой			<i>ЦЦ</i>	28.01.18				
Гл. констр.	Шведков			<i>ШШ</i>	28.01.18				
Н. контр.	Шипикова			<i>ШШ</i>	28.01.18				
						 ЗАРУБЕЖЭНЕРГОПРОЕКТ ОСУЩЕСТВЛ. С 1992 ГОДА			