
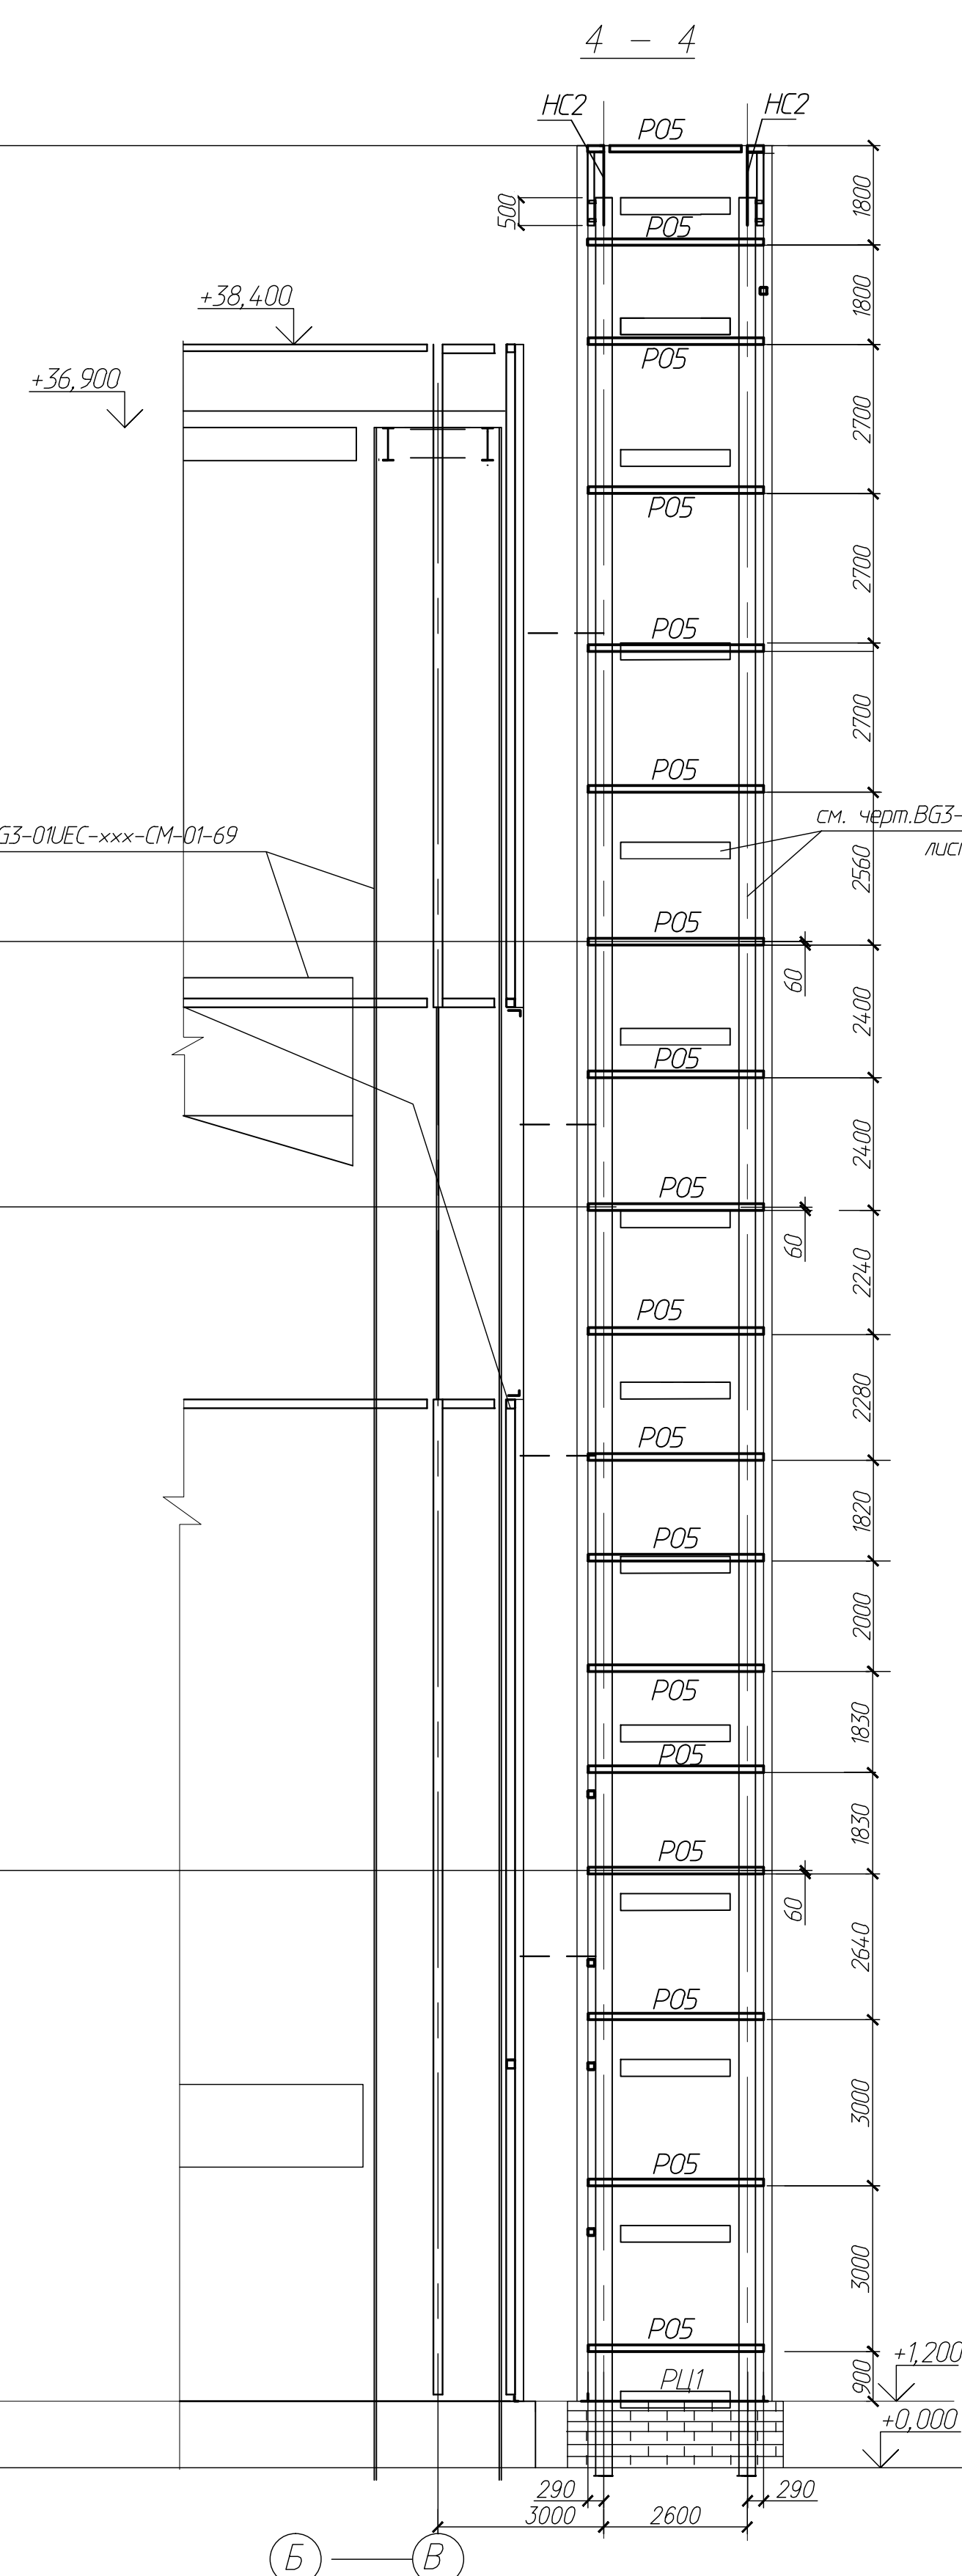
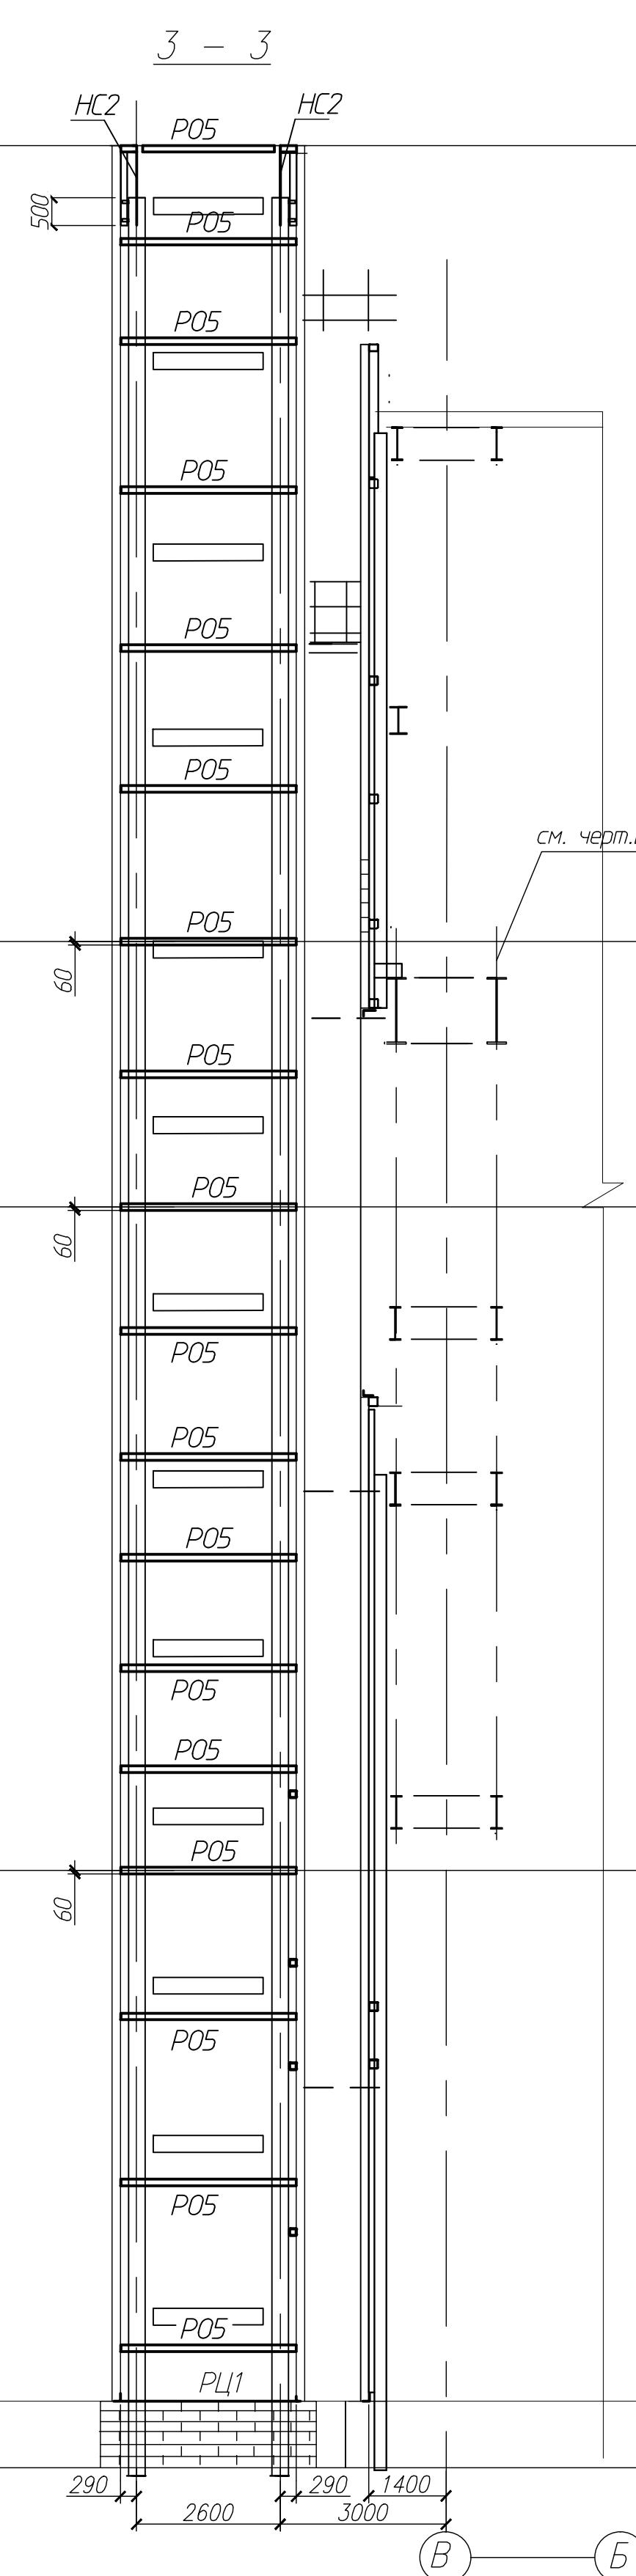
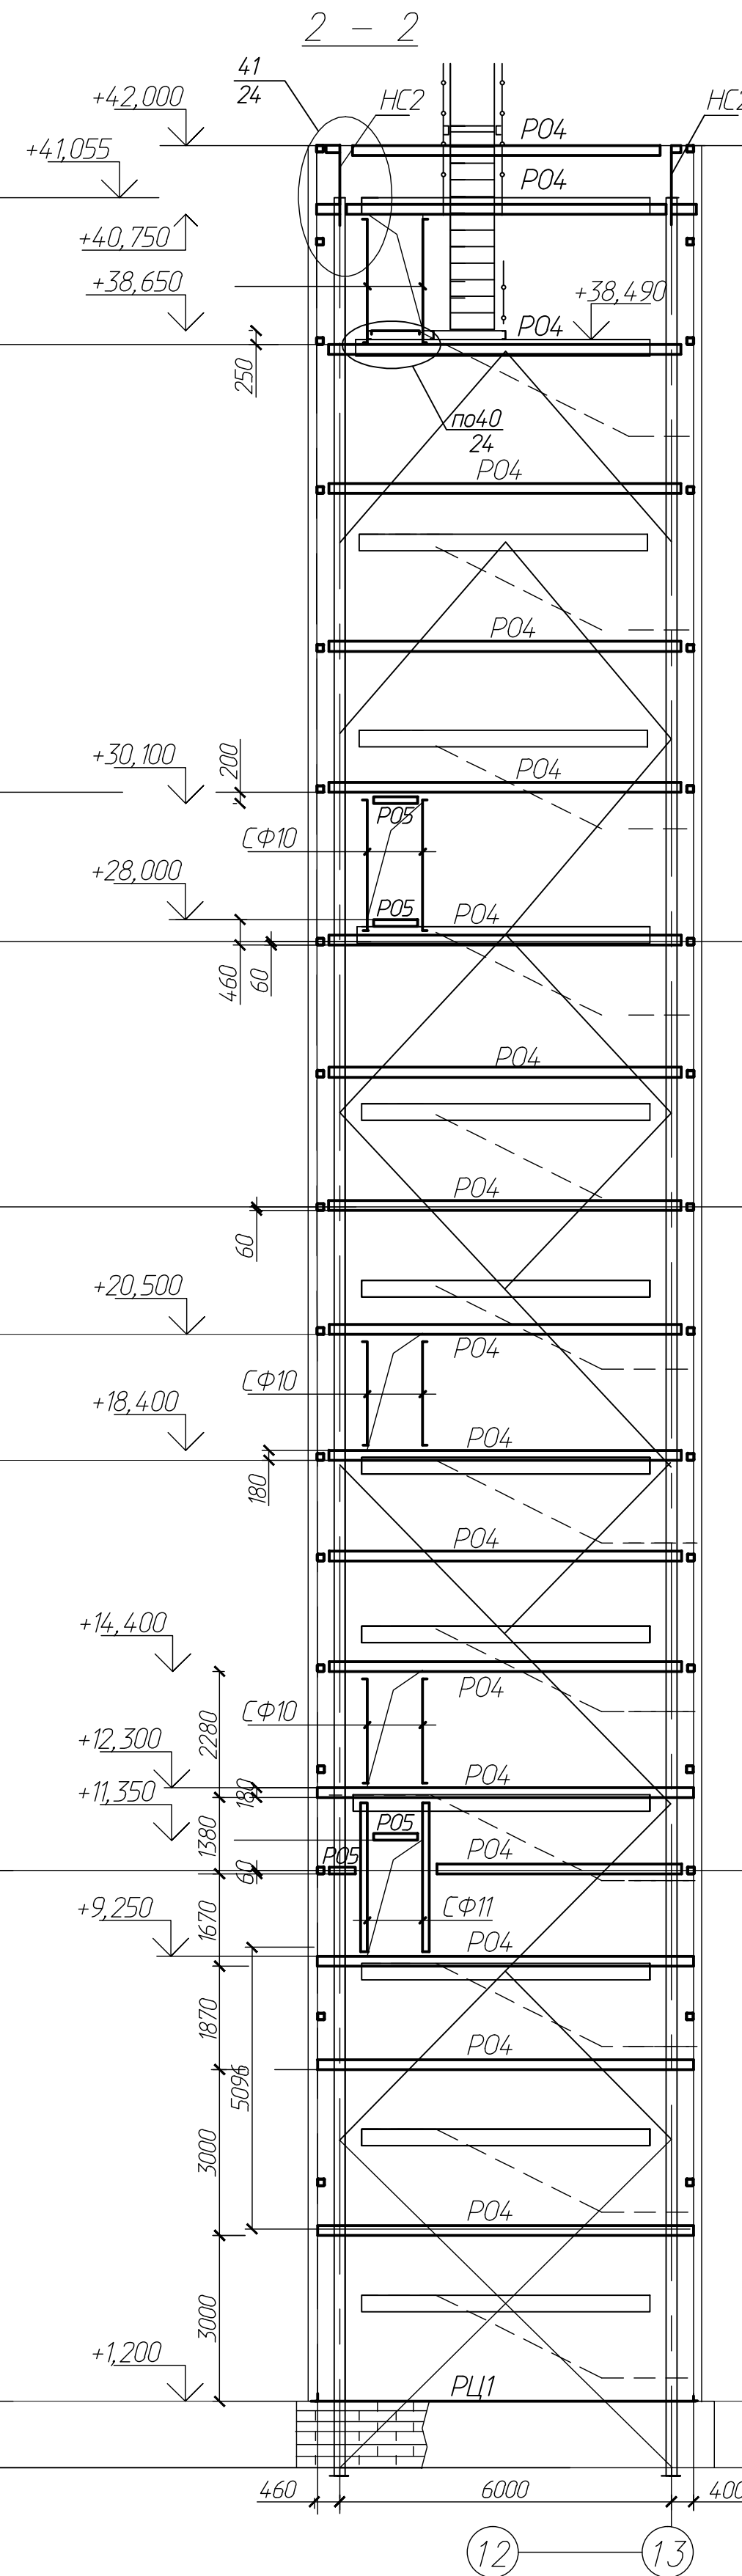


см. черт. ВГЗ-01УЕО
лист 5

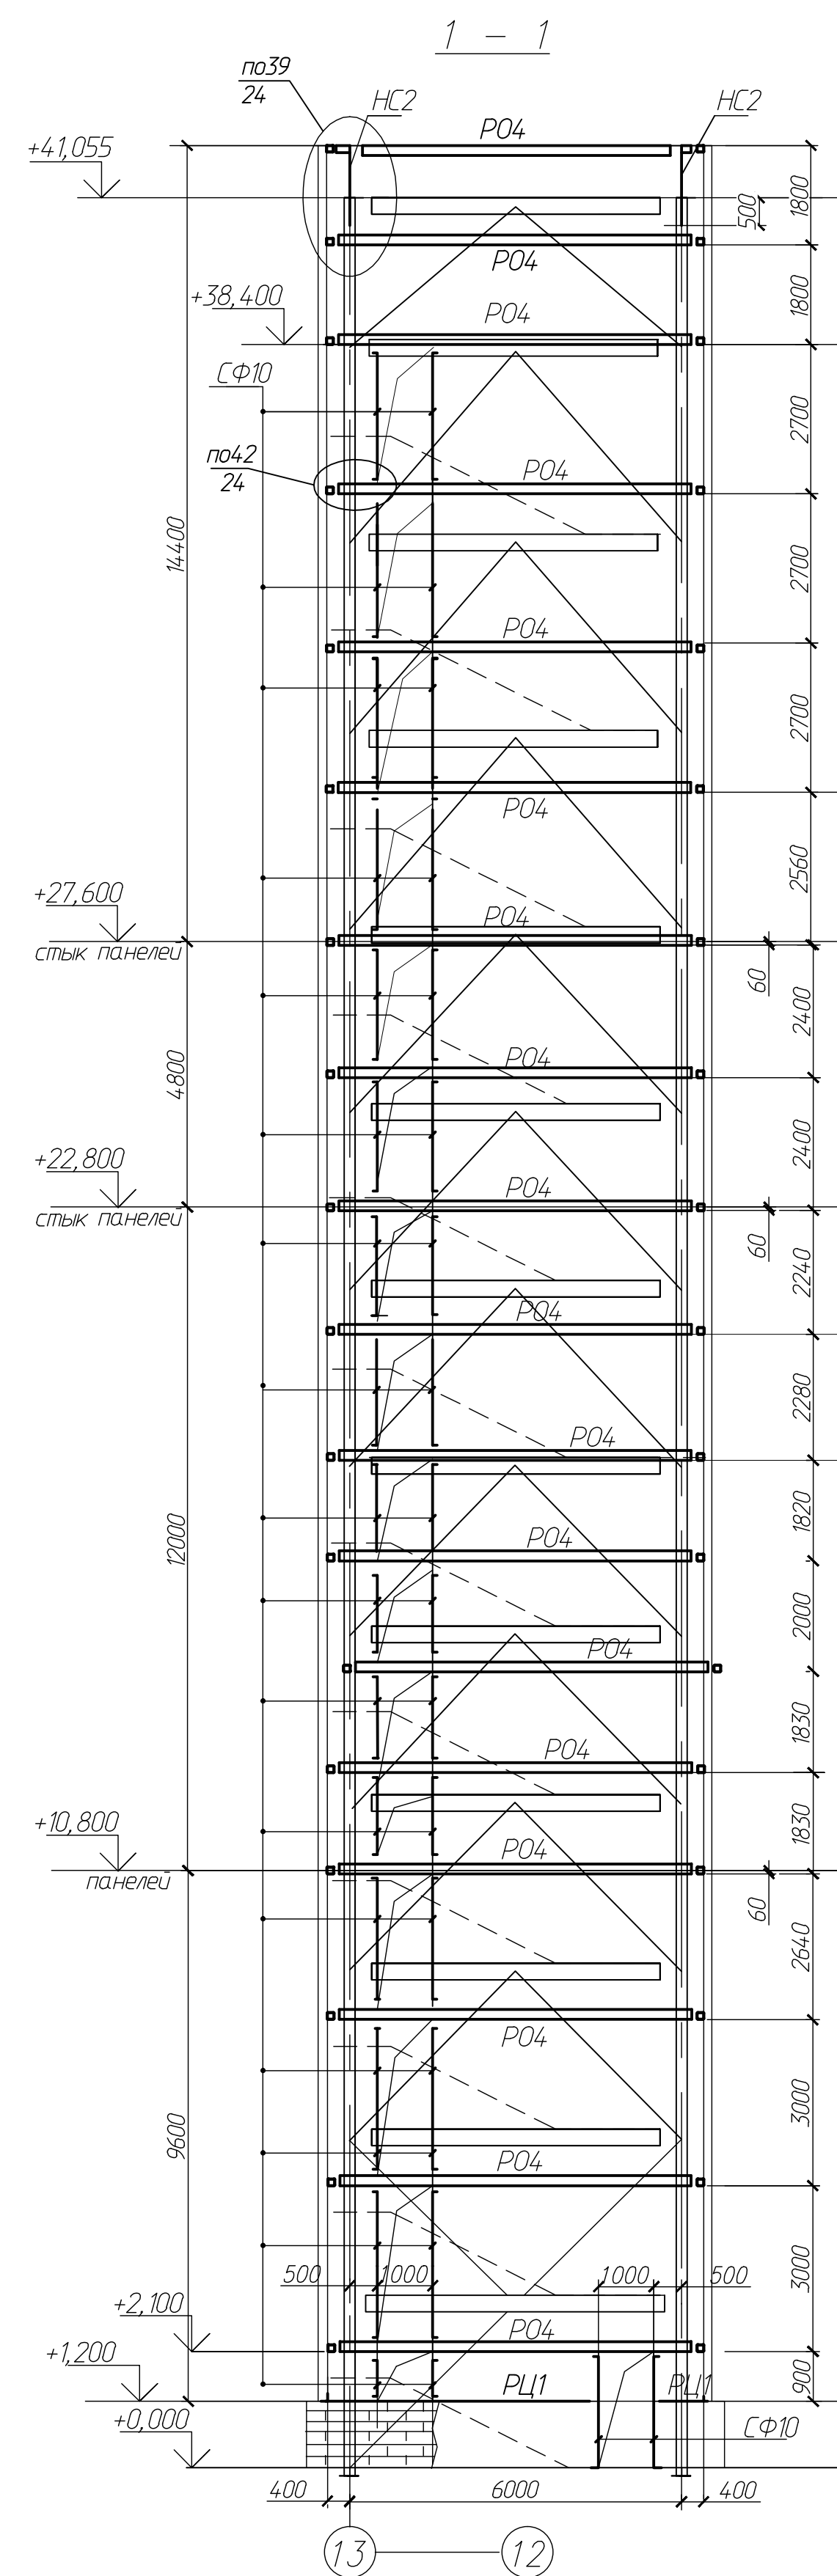

см. черт. BG3-01UEC-xxx-СМ-08-6

1. Общие примечания и ведомость элементов см. лист 5.

						1Ф-2854-17-КМ						
						Строительство 3-го энергоблока Березовской ГРЭС						
1		зам.	2003-16	<i>[Signature]</i>								
Изм.	№ уч.	Лист	№ док.	Подпись	Дата							
ГПТ	Дьячков	<i>[Signature]</i>				Узел приема топлива, Фахберж.				Стадия	Лист	Листов
Аук. группы	Раисина	<i>[Signature]</i>								P	13	
Н. контроль	Рябкожабова	<i>[Signature]</i>				Схема расположения элементов фахбержа пожарной лестницы у осей "Б"-В"				ЗАО "ИннПроектстройинженер" г. Екатеринбург. 2014г.		
Проверил	Раисина	<i>[Signature]</i>										
Исполнил	Лукичева Н.Н.	<i>[Signature]</i>										